


1 DETALHE ISOMÉTRICO
ESCALA 1:50

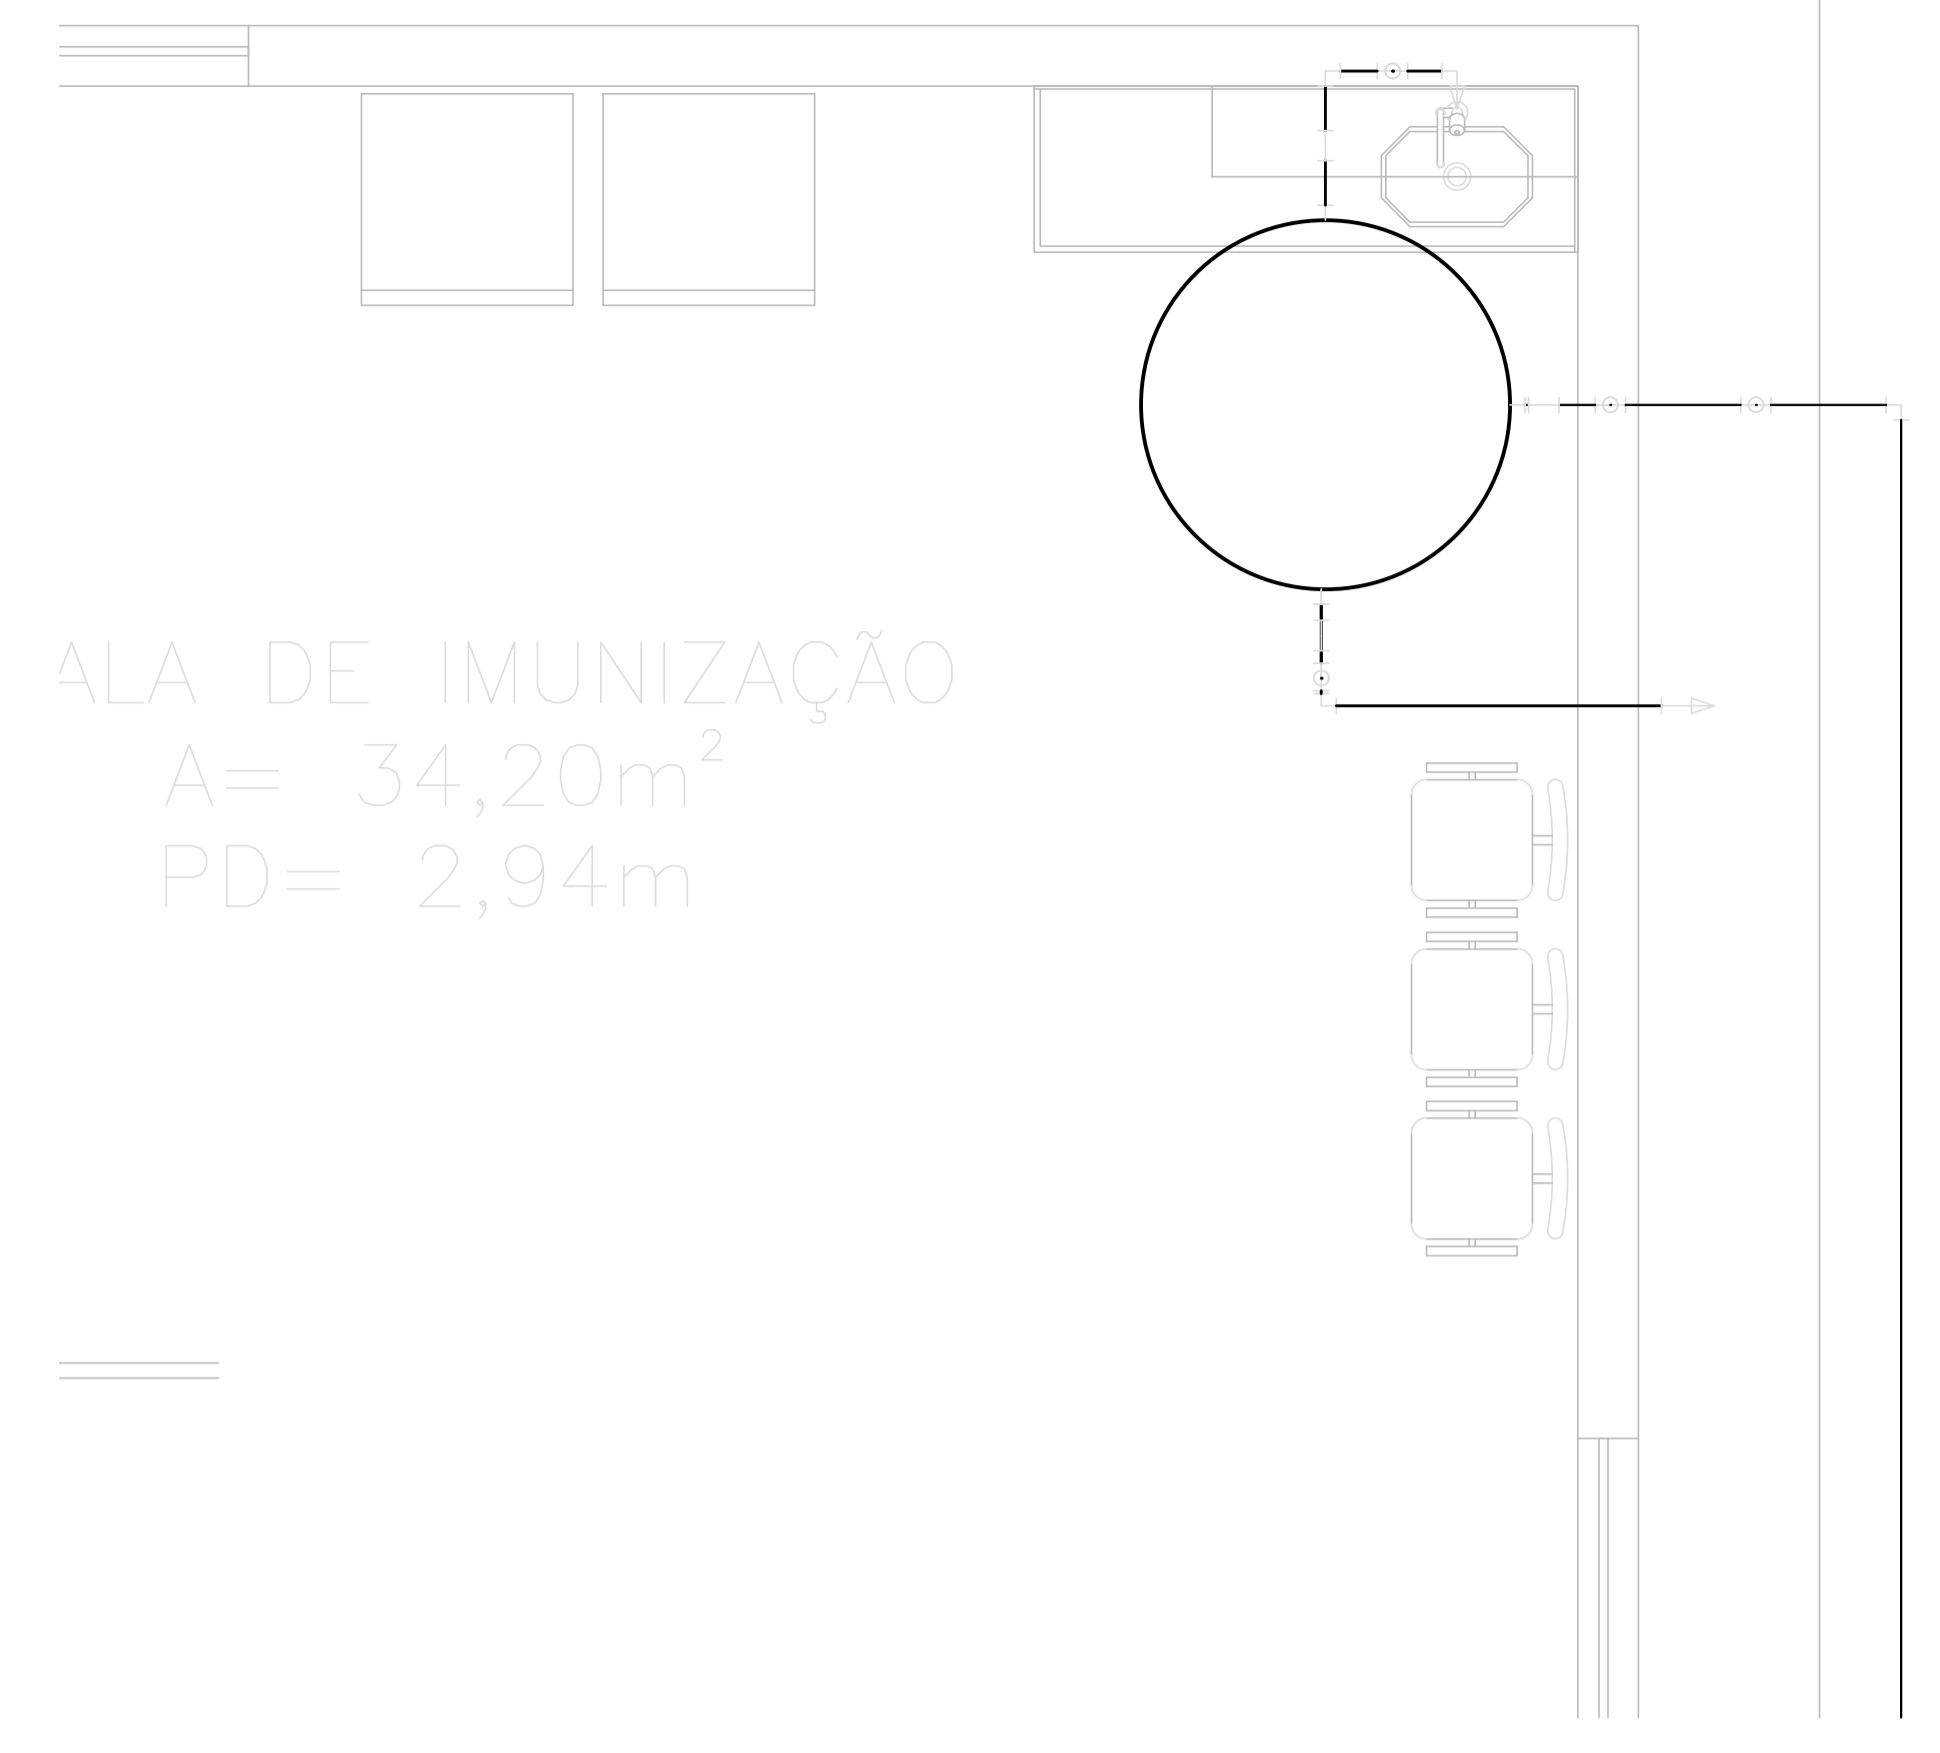

2 PLANTA BAIXA - DETALHE
ESCALA 1:50

Lista de Materiais	
Metais	
Válvula de Esfera 1"	1 pc
PVC rígido soldável	
Adapt sold. c/ flange livre p/ cx. d'água 32 mm - 1"	1 pc
Adapt sold. curto c/bolsa-rosca p registro 32 mm - 1"	2 pc
Curva 90 soldável 32 mm	5 pc
Tubos 32 mm	19.01 m
Aparelho	
Torneira de lavatório 25 mm - 1/2"	1 pc
Metais	
Registro de gaveta bruto ABNT 3/4"	1 pc
Válvula de Esfera 1"	1 pc
3/4"	1 pc
PVC Acessórios	
Engate flexível plástico 1/2 - 30cm	1 pc
PVC rígido soldável	
Adapt sold. c/ flange livre p/ cx. d'água 25 mm - 3/4"	1 pc
32 mm - 1"	2 pc
Adapt sold. curto c/bolsa-rosca p registro 25 mm - 3/4"	4 pc
32 mm - 1"	2 pc
Curva 90 soldável 25 mm	3 pc
32 mm	2 pc
Tubos 25 mm	3.01 m
32 mm	2.02 m
Tê 90 soldável 32 mm	1 pc
PVC soldável azul c/ bucha latão	
Joelho de redução 90° soldável com bucha de latão 25 mm - 1/2"	1 pc

Legenda	
	Registro bruto gaveta ABNT c/PVC soldável - RG
	Válvula de esfera c/ PVC soldável - VESF

LIGADO A ALIMENTAÇÃO

NOTAS

LEGENDA

MAPA-CHAVE

ATUALIZAÇÃO

CONTRATANTE:	 PREFEITURA MUNICIPAL DE CLARO DOS POÇOS/MG CNPJ Nº: 23.539.463/0001-21 Rua Cochimbos, 51 Centro, Claro dos Poços/MG, CEP: 39.360-000	PROJETO SANITÁRIO REFORMA E AMPLIAÇÃO DE UNIDADE BÁSICA DE SAÚDE DETALHE ISOMÉTRICO, PLANTA BAIXA, LEGENDA E LISTA DE MATERIAIS
CONTRATADA:	 CARVALHO AMAREL ENGENHARIA CNPJ Nº: 16.783.066/0001-33 Avenida Mestre Firmino, nº 726, 1º andar, Centro, Montes Claros/MG, CEP: 39401-074	
RESPONSÁVEL TÉCNICO:	MAX HENRIQUE VELOSO DA SILVA	CREA: 248.998/D
MUNICÍPIO/ÁREA:	MUNICÍPIO DE CLARO DOS POÇOS/MG	
ENDEREÇO DA OBRA:	AVENIDA BOIADEIROS ESQ. C/ RUA CLÓVIS PRATES	
DATA:	18/01/2023	ESCALA: INDICADA
PRANCHA:	01/01	
ARQUIVO:	DE-2023.2369-MG.CLA-HID-EXE.001=0	

REV.	DESCRIÇÃO	DATA	EXEC.	VERIF.	APROV.
0	EMISSÃO INICIAL	18/01/23			