

Lista de materiais - TERREO	
<b>Esgoto</b>	
Caixas de Passagem	5 pçs
Caixa de gordura PVC CG 30 cm	5 pçs
Caixa de inspeção de esgoto sifonada CES-60x60 cm	10 pçs
<b>PVC Acessórios</b>	
Caixa sifonada 100x100x50	11 pçs
150x150x50	4 pçs
Sifão de copo p/ pia e lavatório 1" - 1.1/2"	14 pçs
1" - 2"	5 pçs
Válvula p/ lavatório e tanque 1"	14 pçs
Válvula p/ pia	5 pçs
<b>PVC Esgoto</b>	
Curva 90 curta 100 mm	10 pçs
40 mm	14 pçs
Joelho 45 100 mm	18 pçs
40 mm	20 pçs
50 mm	21 pçs
Joelho 90 50 mm	10 pçs
Joelho 90 c/anel p/ esgoto secundário 40 mm - 1.1/2"	14 pçs
40 mm - 40 mm	37.47 m
100 mm - 50 mm	16 pçs
100 mm - 100 mm	10 pçs
40 mm - 40 mm	4 pçs
Tubo rígido p/ porta-lua 100 mm - 2"	30.29 m
50 mm - 2"	25.91 m
Tê sanitário 50 mm - 50 mm	25 pçs
<b>Pluvial</b>	
Caixas de Passagem	4 pçs
Caixa de área pluvial com grelha CAG-60x60cm	4 pçs
<b>Ventilação</b>	
PVC Esgoto	15 pçs
Curva 90 curta 50 mm	5 pçs
Joelho 45 50 mm	5 pçs
Joelho 90 50 mm	20 pçs
Tubo rígido p/ porta-lua 50 mm - 2"	25.91 m
Tê sanitário 50 mm - 50 mm	25 pçs

Lista de materiais - COBERTURA CAIXA D'ÁGUA	
<b>Ventilação</b>	
PVC Esgoto	15 pçs
Terminal de ventilação 50 mm	49.72 m
Tubo rígido p/ porta-lua 50 mm - 2"	49.72 m

Legenda de caixas - TERREO	
Esgoto	—
Ventilação	—



  

Legenda - TERREO	
Caixa Sifonada	☉
Caixa de área pluvial c/ grelha	☐
Caixas Inspeção Esgoto Sifonada	☐
Caixas de Gordura	☐
Chuveiro Colúmbus	☉
Curva 90 curta-c/coluna	☉
Joelho 45	☉
Junção simples	☉
Lavatório Residencial com sifão	☉
Lavatório de Uso Geral	☉
Pia de Cozinha Industrial - Preparação com Sifão	☉
Pia de Cozinha Residencial com Sifão 50mm	☉
Ramais de Ventilação	☉
Tê sanitário	☉
Vaso Sanitário c/ curva 90°	☉

Legenda de caixas - TERREO	
Caixa Sifonada	☉
PVC Acessórios	☉
Ventilação	☉

Legenda de caixas - TERREO	
Caixa de área pluvial c/ grelha	☐
Caixas de Passagem	☐
Caixa de inspeção de esgoto sifonada CES-60x60 cm	☐
Caixas de Gordura	☐
Caixas de Passagem	☐
Caixa de gordura PVC CG 30 cm	☐
Chuveiro Colúmbus	☉
PVC Acessórios	☉
Caixa sifonada 100x100x50	☉
Caixa de curva-c/coluna	☉
PVC Esgoto	☉
Curva 90 curta 50 mm	☉
Joelho 45 50 mm	☉
Joelho 90 50 mm	☉
PVC Esgoto	☉
Joelho 45 50 mm	☉
Junção simples	☉
PVC Esgoto	☉
Curva 90 curta 40 mm	☉
Joelho 90 c/anel p/ esgoto secundário 40 mm - 1.1/2"	☉
Tubo rígido p/ porta-lua 40 mm	☉
Lavatório de Uso Geral	☉
PVC Acessórios	☉
Sifão de copo p/ pia e lavatório 1" - 1.1/2"	☉
Válvula p/ lavatório e tanque 1"	☉
Válvula p/ pia	☉
PVC Esgoto	☉
Curva 90 curta 40 mm	☉
Joelho 90 c/anel p/ esgoto secundário 40 mm - 1.1/2"	☉
Tubo rígido p/ porta-lua 40 mm	☉
Pia de Cozinha Industrial - Preparação com Sifão	☉
PVC Acessórios	☉
Sifão de copo p/ pia e lavatório 1" - 2"	☉
Válvula p/ pia	☉
PVC Esgoto	☉
Joelho 90 50 mm	☉
Tubo rígido p/ porta-lua 50 mm - 2"	☉
Pia de Cozinha Residencial com Sifão 50mm	☉
PVC Acessórios	☉
Sifão de copo p/ pia e lavatório 1" - 2"	☉
Válvula p/ pia 1"	☉
PVC Esgoto	☉
Joelho 90 50 mm	☉
Tubo rígido p/ porta-lua 50 mm - 2"	☉
Ramais de Ventilação	☉
PVC Esgoto	☉
Joelho 90 50 mm	☉
Tê sanitário 50 mm - 50 mm	☉
Tê sanitário 50 mm - 50 mm	☉
Vaso Sanitário c/ curva 90°	☉
PVC Esgoto	☉
Curva 90 curta 100 mm	☉
Vedação p/ saída de vaso sanitário 100 mm	☉

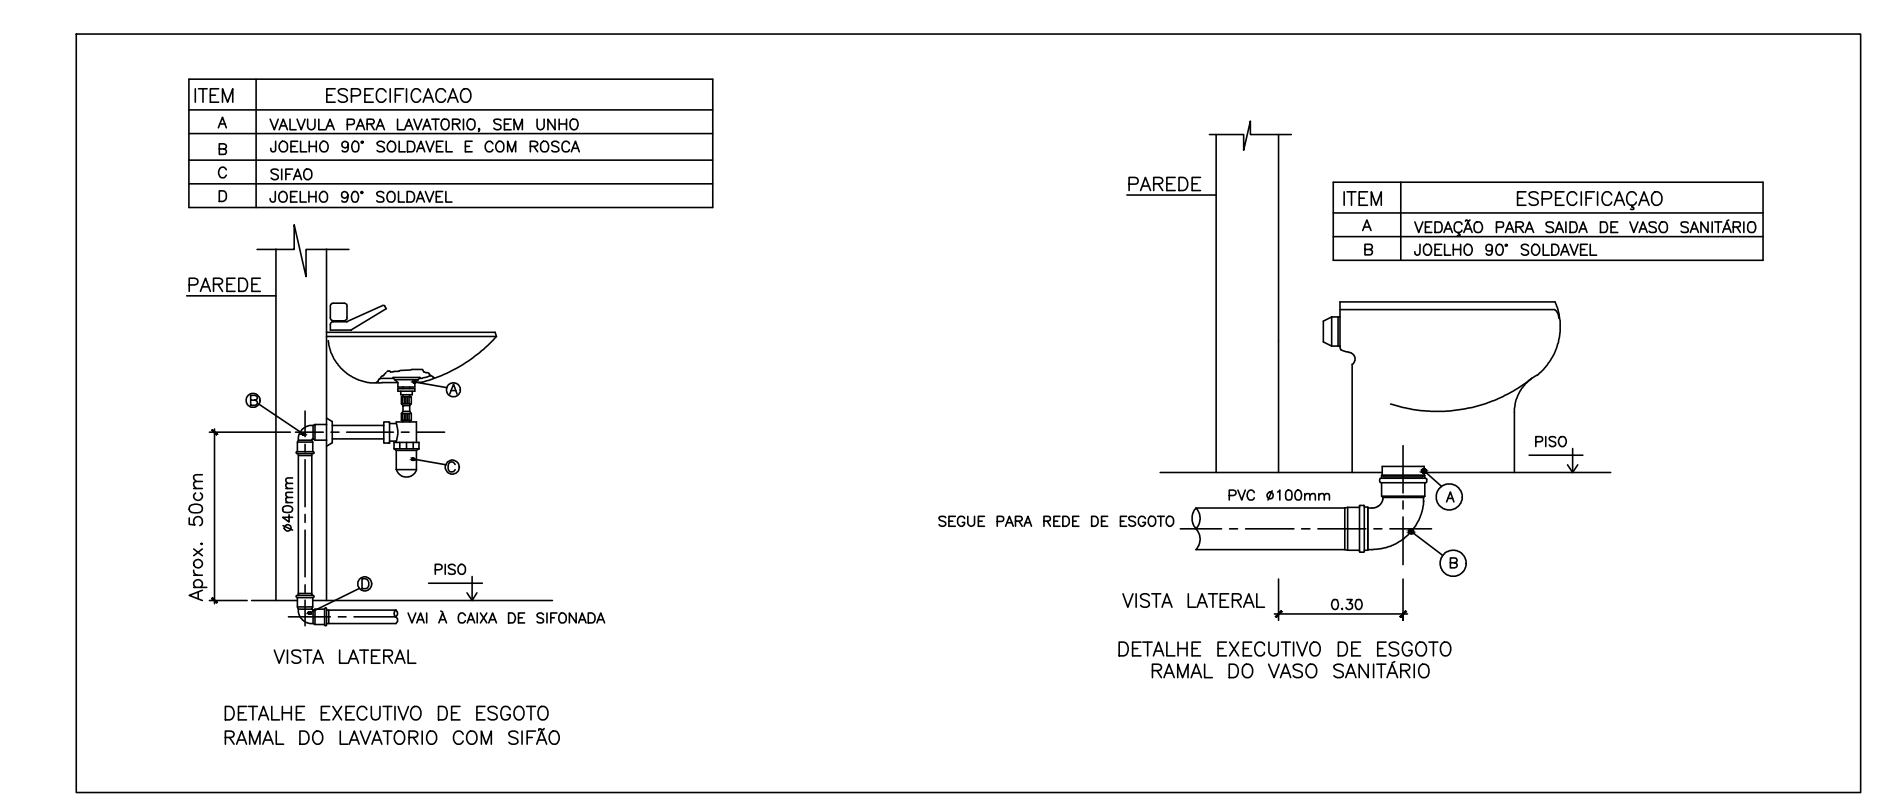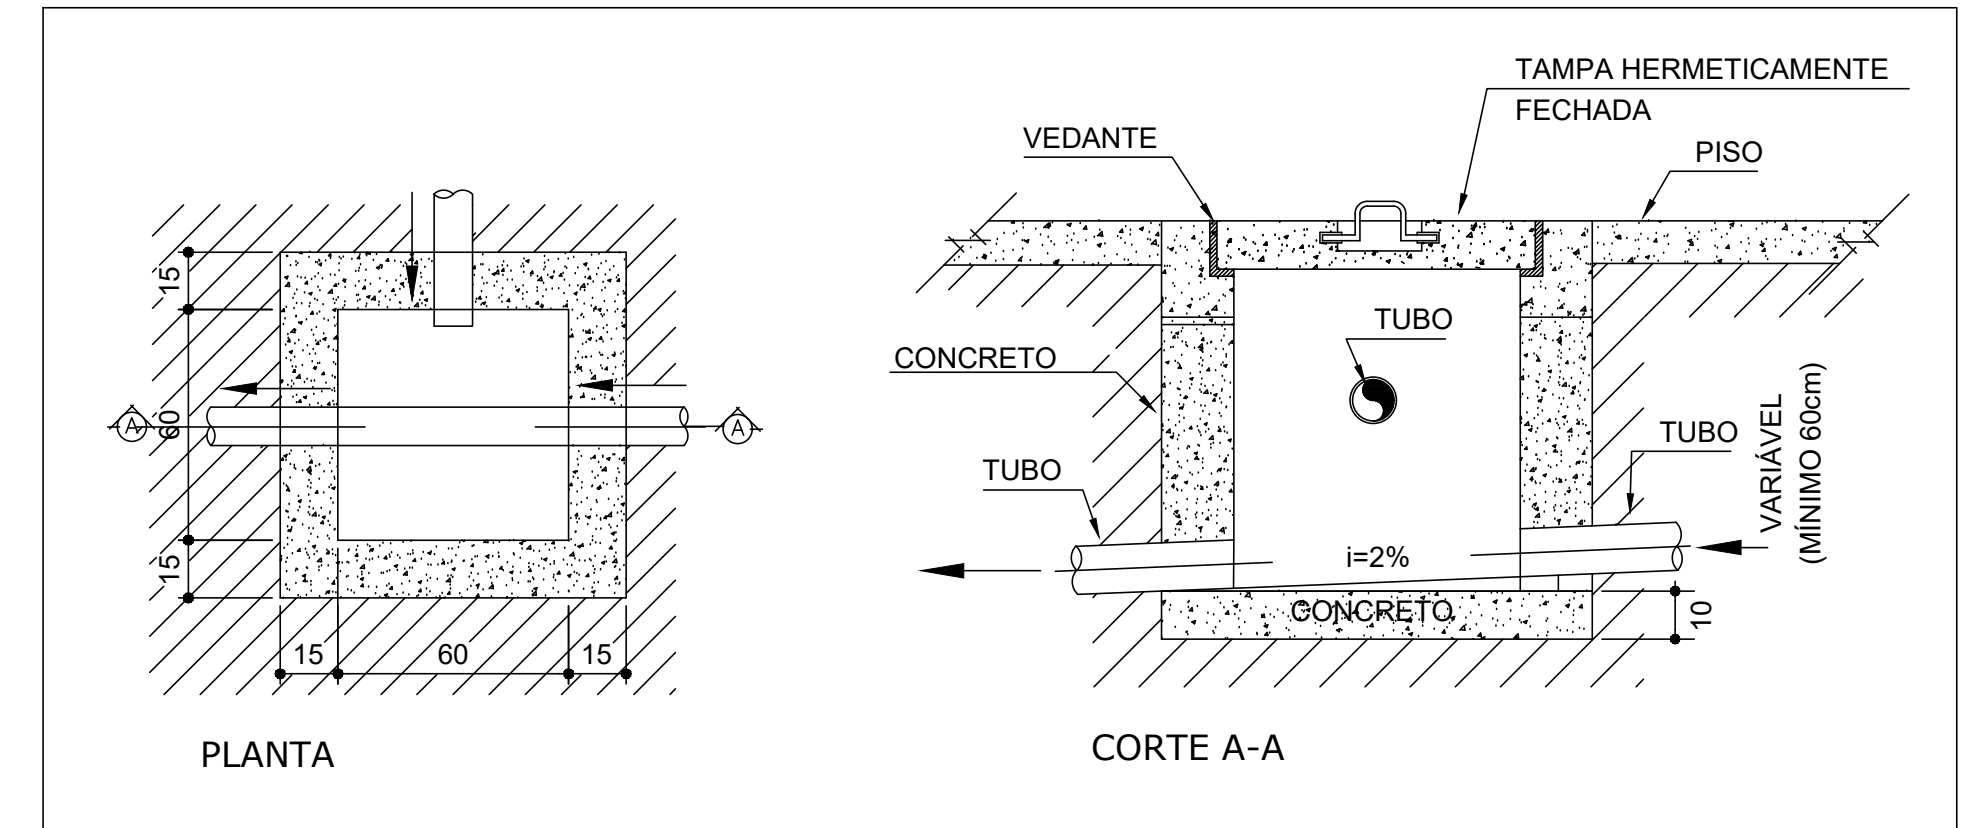

1 PLANTA BAIXA  
ESCALA 1:50

NOTAS

LEGENDA

MAPA-CHAVE

ATUALIZAÇÃO

1 - Medidas em centímetros.		CARVALHO AMARAL ENGENHARIA RUA... Nº... Cidade... Estado... CPF: 34.401.174		RESP. TEC. MAX HENRIQUE VELOSO DA SILVA REG. CREA: 102.248.938/0	
CONTRATANTE: PREF. MUNICIPAL CLARO DOS POÇOS/MG CNPJ: 17.123.123/0001-02 RUA... Nº... Cidade... Estado... CEP: 35.000-000		MUNICÍPIO/AREAL: CLARO DOS POÇOS/MG RUA... Nº... Cidade... Estado... CEP: 35.000-000		RESP. TÉCNICO RESPONSÁVEL: PREF. MUNICIPAL DE CLARO DOS POÇOS/MG ENGENHEIRO DA OBRA: AV. TANCREDO NEVES	
TÍTULO: PROJETO SANITÁRIO MERCADO MUNICIPAL DE CLARO DOS POÇOS DETALHE COMPLETO LISTA MATERIAIS E LEGENDAS		DATA: 04/04/2023		ESCALA: INDICADA	
PRINCHA:		01/01			
EMISSÃO INICIAL		03/04/23		D.N.R.N. M.H.V.S. M.T.V.G.	
REVISÃO		DATA		EXEC. VERIF. APROV.	