




1 PLANTA BAIXA  
ESCALA 1:20

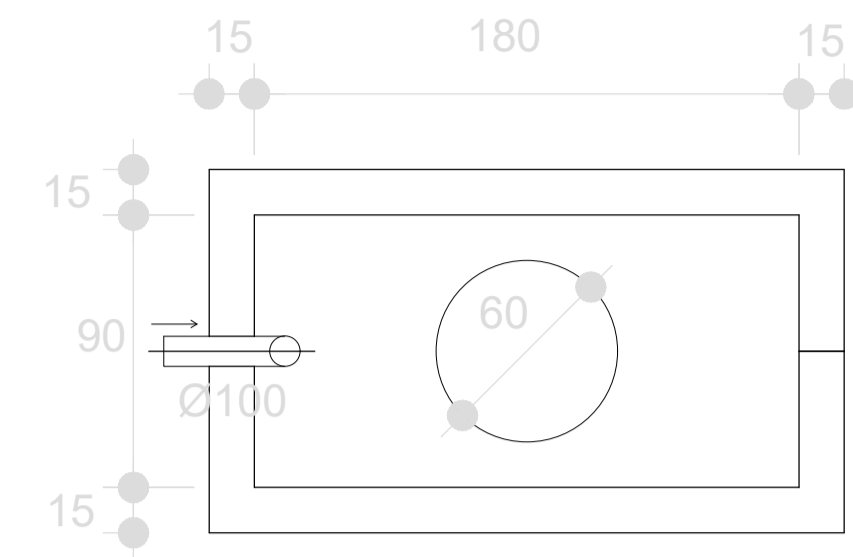


4 TANQUE SÉPTICO PLANTA BAIXA  
ESCALA 1:25

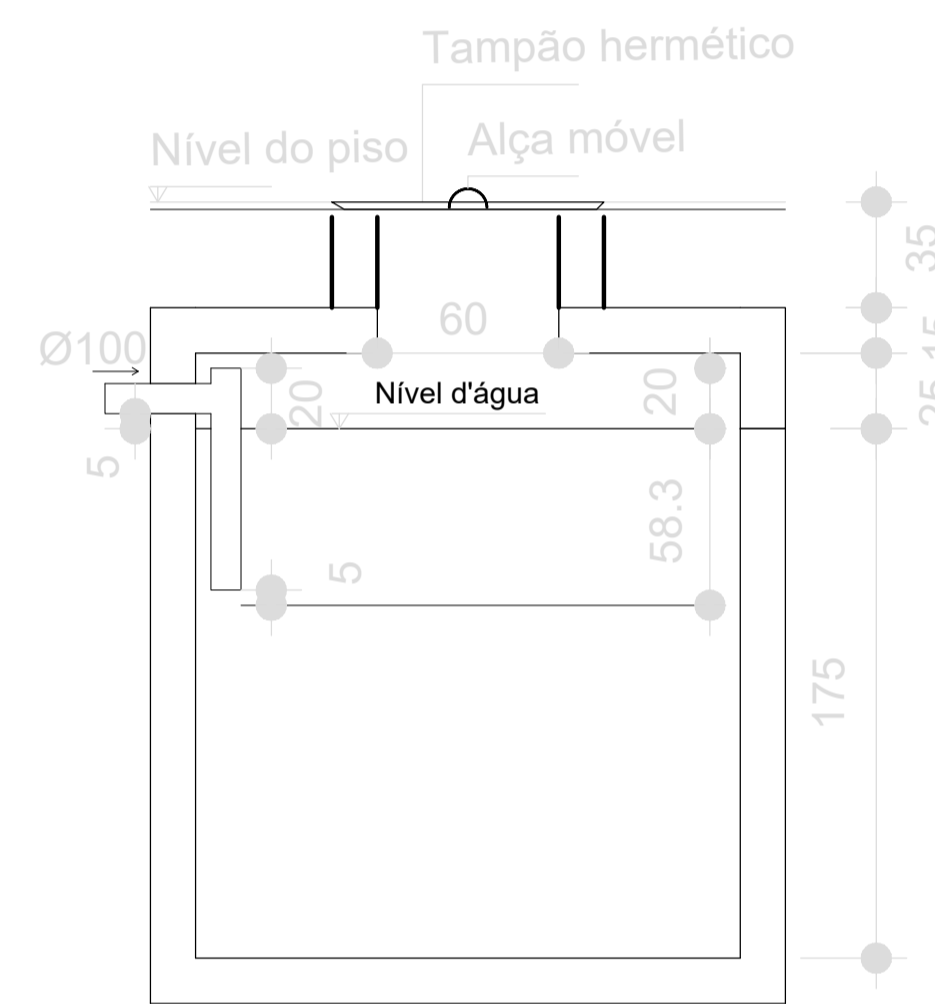

5 TANQUE SÉPTICO CORTE  
ESCALA 1:25

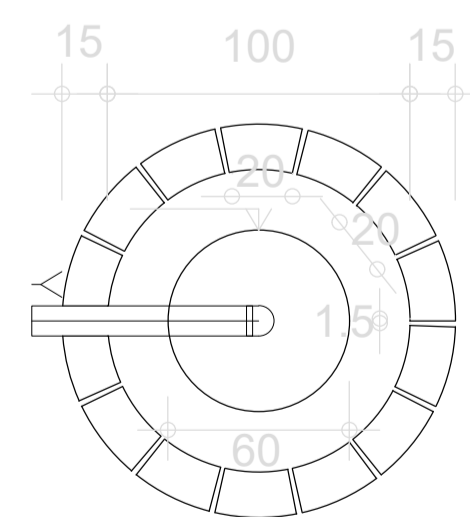

2 SUMIDOURO PLANTA BAIXA  
ESCALA 1:25

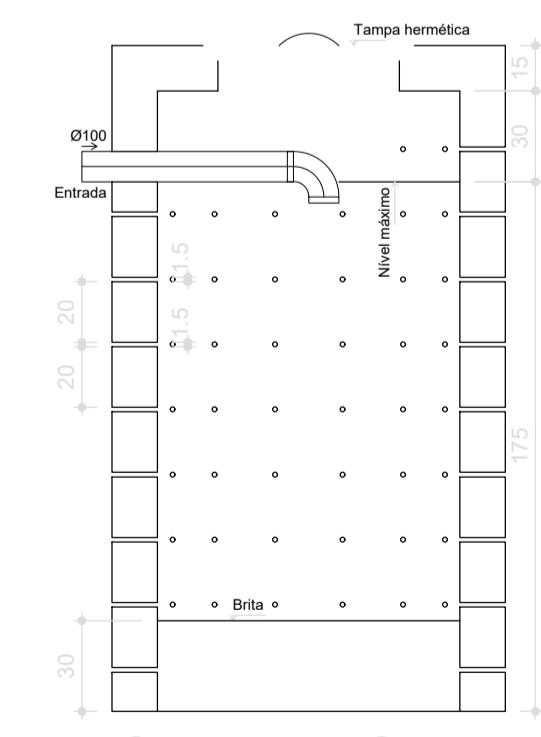

3 SUMIDOURO CORTE  
ESCALA 1:25

| Legenda |   |
|---------|---|
|         | Caixa Sifonada                            |
|         | Caixas de Gordura                         |
|         | Joelho 45                                 |
|         | Junção simples                            |
|         | Lavatório de Uso Geral                    |
|         | Pia de Cozinha Residencial com Sifão 40mm |
|         | Te 45                                     |
|         | Vaso Sanitário c/ curva 90°               |

|  |   |
|--|---|
| <b>CONTRATADA:</b><br><br>CNPJ Nº: 28.103.470/0001-08<br>AVENIDA MESTRA FRINHA, Nº 726 - 1º ANDAR, CIDADE SANTA MARIA<br>MONTES CLAROS/MG - CEP: 39401-074 | <b>CONTRATANTE:</b><br><br>CNPJ Nº: 21.498.274/0001-22<br>RUA CACHOEIRA, Nº 56 - CENTRO<br>CLARO DOS POÇÕES/MG - CEP: 39387-000 |
|--|---|

|   |  |
|---|--|
| <b>RESPONSÁVEL TÉCNICO:</b><br>GABRIEL VINICIUS MARTINS<br>CREA: 230.779/D - MG | <b>RESPONSÁVEL LEGAL:</b><br>PREFEITO MUNICIPAL DE CLARO DOS POÇÕES/MG |
|---|--|

|  |                                    |                                      |              |
|--|------------------------------------|--------------------------------------|--------------|
| <b>CONSTRUÇÃO DE MÓDULOS SANITÁRIOS NA ZONA RURAL DO MUNICÍPIO</b> |                                    |                                      |              |
| DESCRIÇÃO: PLANTA BAIXA, DETALHES, CORTE E LEGENDA                 |                                    |                                      |              |
| ENDEREÇO DA OBRA: ZONA RURAL DO MUNICÍPIO                          |                                    |                                      |              |
| MUNICÍPIO: CLARO DOS POÇÕES/MG                                     | DATA INICIAL: 28 DE AGOSTO DE 2025 |                                      |              |
| FASE DO PROJETO: INICIAL   | ART/RRT: -                         | DATA DA REV.: 12 DE SETEMBRO DE 2025 |              |
| REF. DO PROJETO: CLA-0159  | ESCALA: INDICADAS                  | Nº REVISÃO: 01                       | <b>01/01</b> |